


LEGENDA	
	RETE FOGNARIA TUBAZIONE SCARICO ACQUE NERE TUBAZIONE SCARICO ACQUE MISTE TUBAZIONE SCARICO ACQUE BIANCHE
	RETE ANTINCENDIO TUBAZIONE ANTINCENDIO
	RETE ENERGIA ELETTRICA LINEA ELETTRICA INTERRATA LINEA ELETTRICA ACCETTATORE BANCONOTE LINEA ELETTRICA PRINCIPALE INTERRATA ENEL LINEA ELETTRICA CONTATORE GPL
	RETE TELECOM LINEA TELECOM
	RETE GAS TUBAZIONI GAS
	RETE ACQUEDOTTO TUBAZIONI ACQUA

LE RETI RI PORTATE NELLA PRESENTE PLANIMETRIA SONO DA CONSIDERARE IN ALCUNI CASI INDICATIVE IN QUANTO, A SEGUITO DI VERIFICHE SUL POSTO, NON E' STATO SEMPRE POSSIBILE RILASCIARE ALL'ESATTA POSIZIONE DI TUTTI I TRACCIATI SOTTERRANEI. NEI CASI DUBBI, I TRACCIATI SONO STATI DEDOTTI DAL POSIZIONAMENTO DEI TOMBINI E DALLA LORO APERTURA.

PER QUANTO RI GUARDA L'IRRIGAZIONE SI E' A CONOSCENZA CHE I PERCORSI RI GUARDANO SOLTANTO LE ZONE VERDI.

LEGENDA RETI CARBURANTI	
	TUBO RIQUELORO VAPORI
	TUBO MOVIMENTAZIONE GAS METANO
	TUBO MOVIMENTAZIONE GAS METANO
	TUBO MOVIMENTAZIONE GAS METANO
	TUBI DI EQUILIBRIO
	TUBI DI ASPIRAZIONE SUPER SENZA PIOMBO
	TUBI DI ASPIRAZIONE GASOLIO
	TUBI DI ASPIRAZIONE GPL
	DIVISORE PER GASOLIO
	TUBI PER CARICO CENTRALIZZATO

LEGENDA RETI	
	POZZETTI IRRIGAZIONE (COLORI VARI)
	ILLUMINAZIONE ESTERNA
	LAMPIONI
	MESSA A TERRA
	GONFIAGOMME
	ASPIRATORI
	CISTERNE
	ESTINTORE A INTERRATE
	ESTINTORE A POLVERE CARICATO DA 30 KG
	CISTERNA INTERRATA OLII ESAUSTI DA 2 MC
	VASCHE TRATTAMENTO ACQUE AUTOLAVAGGIO
	FOSSA BIOLOGICA
	POZZETTO DI PRESCRIZIONE
	POZZETTO DESOLETORE CON FILTRO A COALESCENZA
	CONTATORI GAS
	COLONNINI TELEFONICA
	COLONNINI PRESE CORRENTE
	COLONNINI A DRANTE VVF
	LANCIA ANTINCENDIO
	POZZETTO CADITOIA SIFONATA
	POZZETTI IRRIGAZIONE ACQUA E GAS
	POZZETTI IRRIGAZIONE ACQUA ED ELETTRICO
	TUBAZIONE ARIA PER GONFIAGOMME
	CONTATORE ACQUA
	POZZETTI IRRIGAZIONE
	VASCA 5000 L TRI ADDOLCITA
	VASCA 5000 L TRI OSMOSI
	VASCA 5000 L TRI ACQUA DI RETE
	COLLEGAMENTI INTERNI NUOVO VANO TECNICO
	VASCA 2000 L TRI PRODOTTI
	FOSSO ESISTENTE
	BACINI DI LAMINAZIONE
	TUBAZIONE RACCOLTA ACQUE METEORICHE

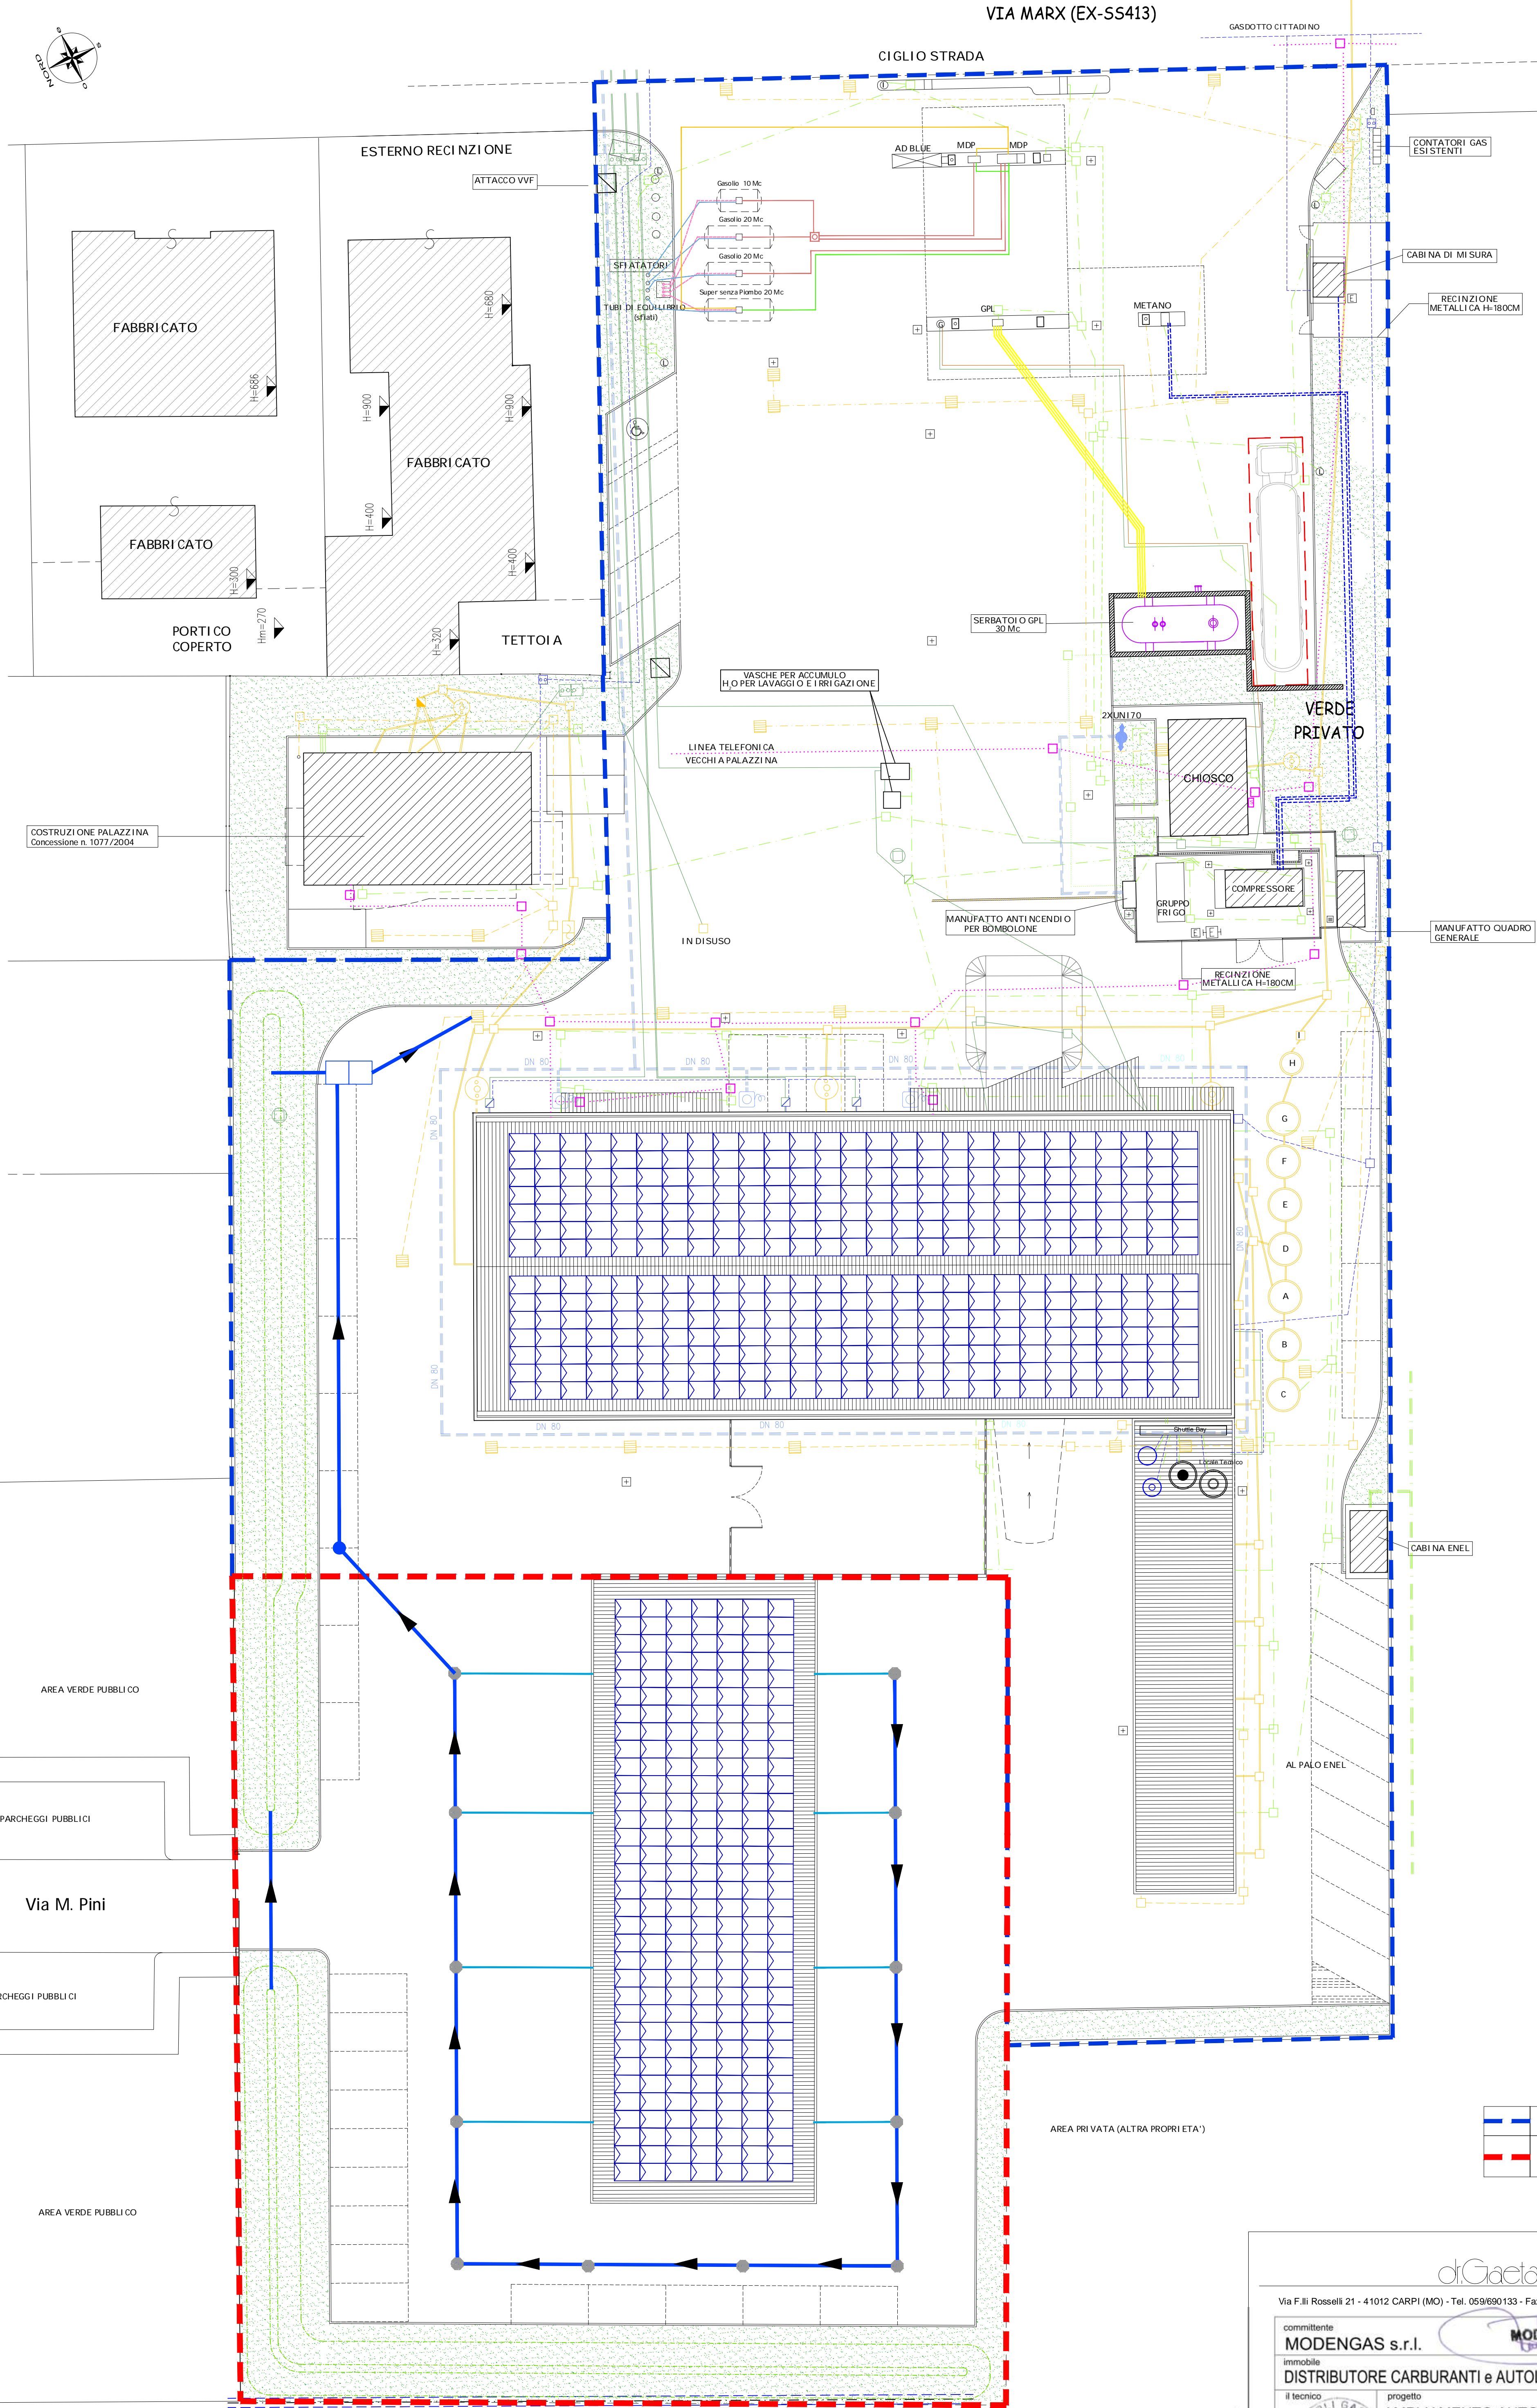

	PERIMETRO TESSUTO ART. 47 (Tessuto Polifunzionale)
	PERIMETRO DEL LOTTO LIBERO (oggetto di procedimento unico art 53 Legge Regionale 24/2017)

di Gaetano Zanolini INGEGNERE E ARCHITETTO

Via F.lli Rosselli 21 - 41012 CARPI (MO) - Tel. 059/690133 - Fax. 059/692734 - Part.IVA 00637310368 - Email: gaetano@zanolinstudio.it

committente MODENGAS s.r.l.	progetto AMPIAMENTO AUTOLAVAGGIO e ADEGUAMENTO FUNZIONALE DISTRIBUTORE	prot. n. 946
immobile DISTRIBUTORE CARBURANTI e AUTOLAVAGGIO - VIA K. MARX n.160 - CARPI (MO)	oggetto disegno PLANIMETRIA GENERALE - RETI STATO DI PROGETTO	tavola n. 7
data Sett. 2022	agg. -	ed. rev. 1 0
		scala 1:200